

PLANTA BAIXA TÉRREO

escala 1:50

REV.	DESCRIÇÃO	DATA	EXEC.	VERIF.	APROV.
0	EMISSÃO ORIGINAL	29/11/24	CEGEO	TIAGO	PMS

AS INFORMAÇÕES DESTE DOCUMENTO SÃO PROPRIEDADE DA PMS, SENDO PROIBIDA A UTILIZAÇÃO FORA DA SUA FINALIDADE.

RESP. TÉCNICO: HÉLEN BERNARDO PAGANI - ARQUITETA E URBANISTA - CAU/SC: A165.391-1

CONTRATANTE: PMS - PREFEITURA MUNICIPAL DE SIDERÓPOLIS
AV. PRESIDENTE DUTRA, 01 - CENTRO
88840-000, SIDERÓPOLIS - SC

ELABORAÇÃO: UNIVERSIDADE DO EXTREMO SUL CATARINENSE
IPAT - Instituto de Pesquisas Ambientais e Tecnológicas
RodoVila Gov. Jorge Lacerda, Km 4.5 - Bairro Sangaço - Criciúma/SC
Cx.Postal. 3167 - Fone/Fax (48) 3431 4500/ 3431 4540 CEP 88805-350

CONTRATANTE: PMS - PREFEITURA MUNICIPAL DE SIDERÓPOLIS
AV. PRESIDENTE DUTRA, 01 - CENTRO
88840-000, SIDERÓPOLIS - SC


OBRA: **UBS VILA SÃO JOÃO**

PROJETO: **PROJETO DE CLIMATIZAÇÃO**

CONTEÚDO: **PLANTA BAIXA TÉRREO | DETALHE ISOMÉTRICO**

ÁREA TOTAL: 367,02 m²	ENDEREÇO: RUA "E" E RUA ALDO BALDIN, COHAB - SIDERÓPOLIS - SC
ESCALA: INDICADA	DESENHO: MATEUS MACCARINI
DATA: 29/11/2024	FOLHA: 01/07

Nº 033-PEX-PROJ-039-23-PE-PMS-DE-034-009-005-001-R00

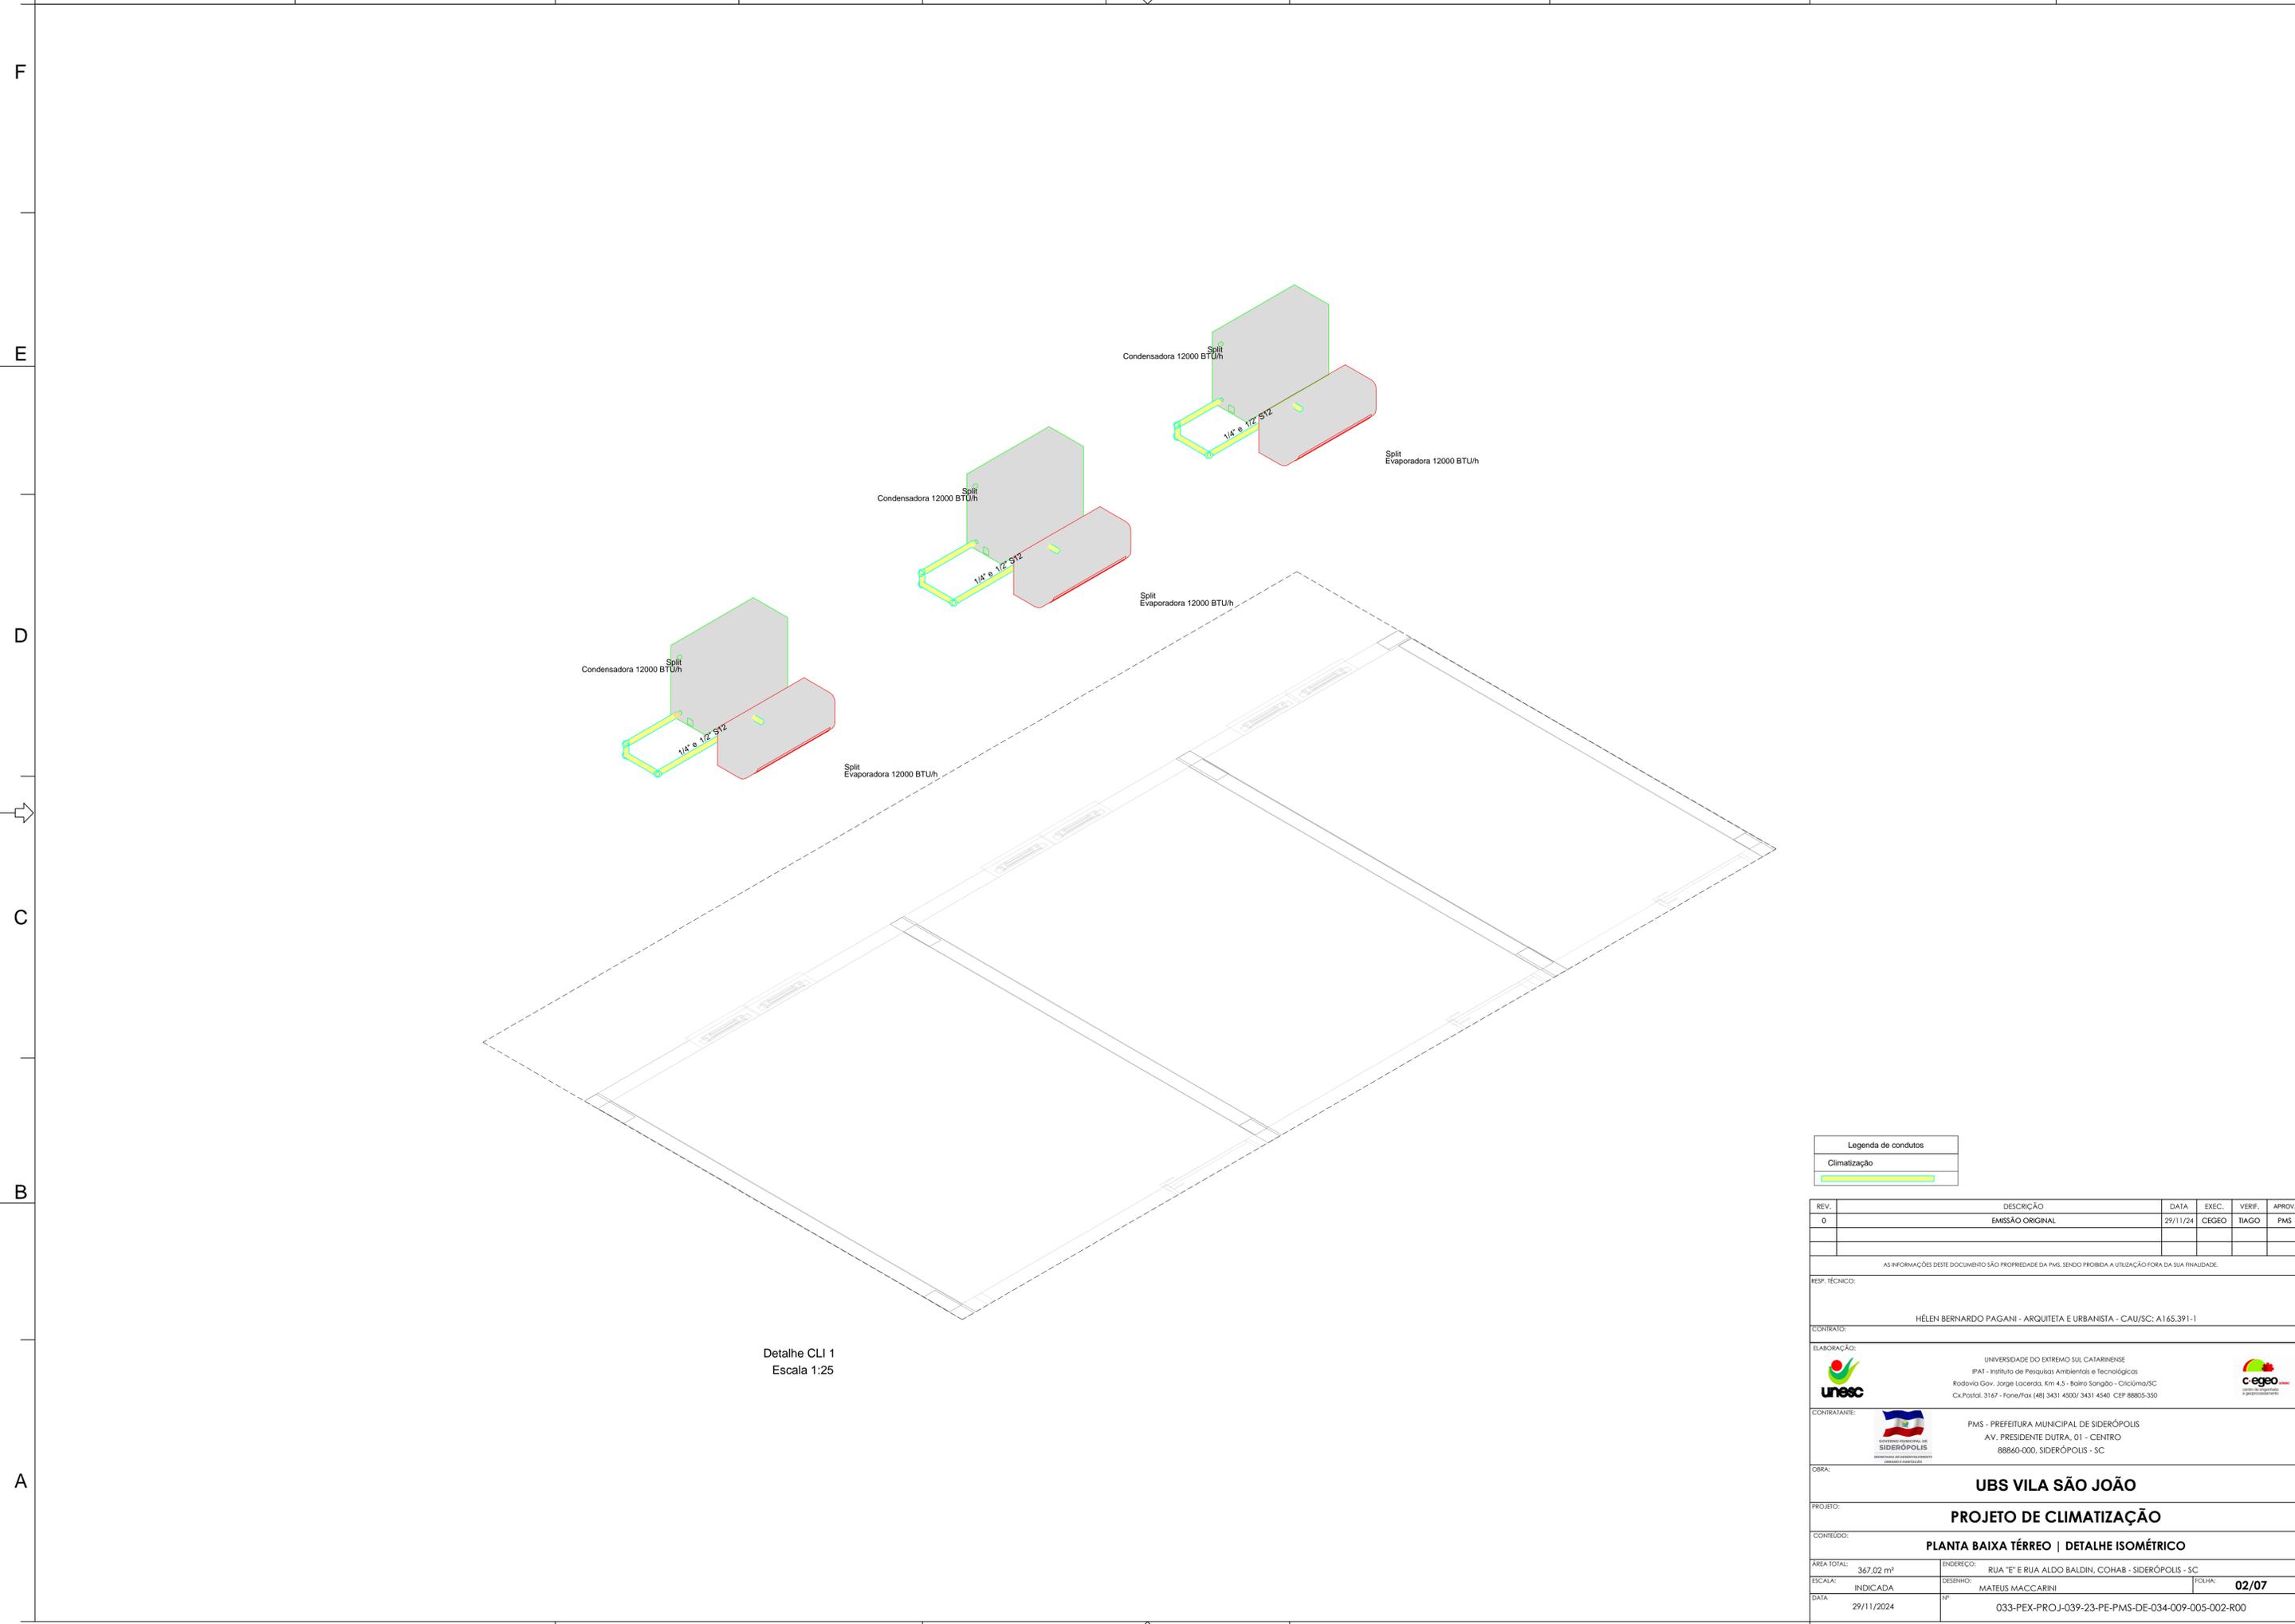

Detalhe CLI 1
Escala 1:25

Legenda de condutos	
Climatização	

REV.	DESCRIÇÃO	DATA	EXEC.	VERIF.	APROV.
0	EMISSÃO ORIGINAL	29/11/24	CEGEO	TIAGO	PMS

AS INFORMAÇÕES DESTE DOCUMENTO SÃO PROPRIEDADE DA PMS, SENDO PROIBIDA A UTILIZAÇÃO FORA DA SUA FINALIDADE.

RESP. TÉCNICO:
HÉLEN BERNARDO PAGANI - ARQUITETA E URBANISTA - CAU/SC: A165.391-1

ELABORAÇÃO:
UNIVERSIDADE DO EXTREMO SUL CATARINENSE
IPAT - Instituto de Pesquisas Ambientais e Tecnológicas
RodoVIA Gov. Jorge Lacerda, Km 4.5 - Bairro São João - Criciúma/SC
Cx.Postal. 3167 - Fone/Fax (48) 3431-4500/3431-4540 CEP 88805-350


CONTRATANTE:
PMS - PREFEITURA MUNICIPAL DE SIDERÓPOLIS
AV. PRESIDENTE DUTRA, 01 - CENTRO
88860-000, SIDERÓPOLIS - SC

OBRA:
UBS VILA SÃO JOÃO

PROJETO:
PROJETO DE CLIMATIZAÇÃO

CONTEÚDO:
PLANTA BAIXA TÉRREO | DETALHE ISOMÉTRICO

ÁREA TOTAL:	367,02 m²	ENDEREÇO:	RUA "E" E RUA ALDO BALDIN, COHAB - SIDERÓPOLIS - SC
ESCALA:	INDICADA	DESENHO:	MATEUS MACCARINI
DATA:	29/11/2024	Nº:	033-PEX-PROJ-039-23-PE-PMS-DE-034-009-005-002-R00
		FOLHA:	02/07

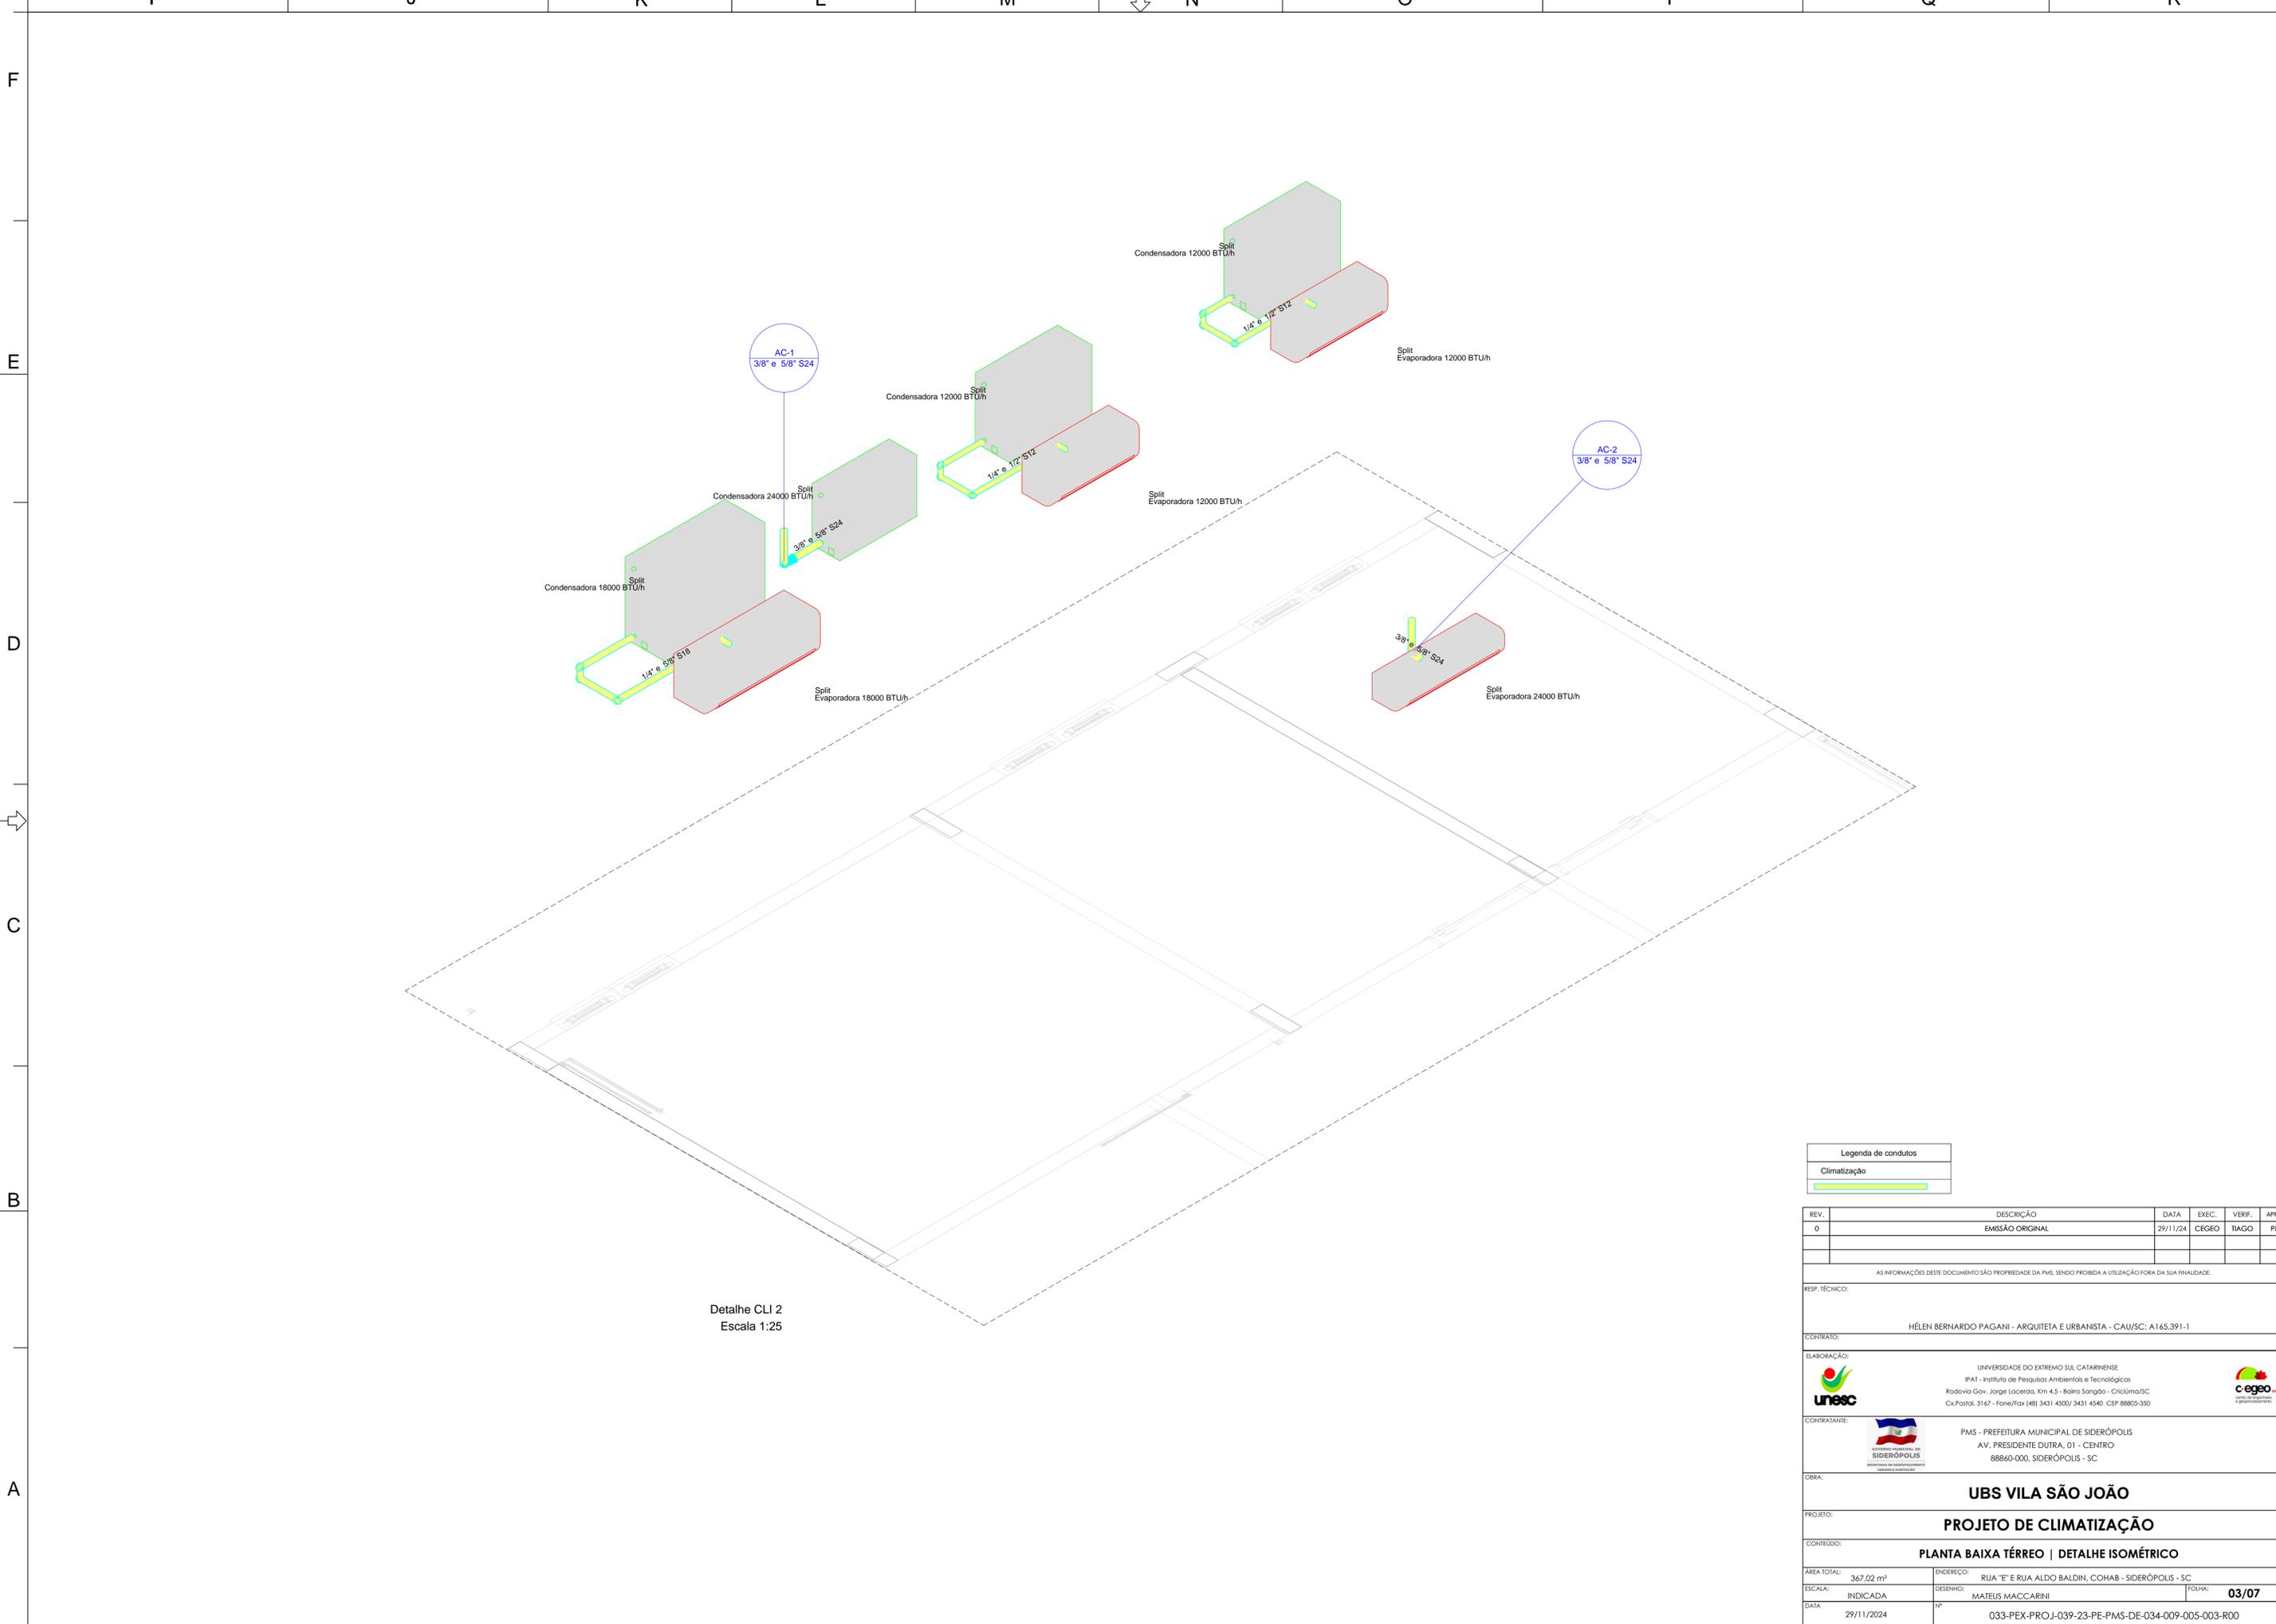

Legenda de condutos	
Climatização	
	Condensadora
	Split Evaporadora

REV.	DESCRIÇÃO	DATA	EXEC.	VERIF.	APROV.
0	EMISSÃO ORIGINAL	29/11/24	CEGEO	TIAGO	PMS

AS INFORMAÇÕES DESTE DOCUMENTO SÃO PROPRIEDADE DA PMS, SENDO PROIBIDA A UTILIZAÇÃO FORA DA SUA FINALIDADE.

RESP. TÉCNICO:
HÉLEN BERNARDO PAGANI - ARQUITETA E URBANISTA - CAU/SC: A165.391-1

ELABORAÇÃO:
UNIVERSIDADE DO EXTREMO SUL CATARINENSE
IPAT - Instituto de Pesquisas Ambientais e Tecnológicas
Rodovia Gov. Jorge Lacerda, Km 4,5 - Bairro São João - Criciúma/SC
Cx.Postal. 3167 - Fone/Fax (48) 3431-4500/3431-4540 CEP 88805-350


CONTRATANTE:
PMS - PREFEITURA MUNICIPAL DE SIDERÓPOLIS
AV. PRESIDENTE DUTRA, 01 - CENTRO
88840-000, SIDERÓPOLIS - SC

OBRA:
UBS VILA SÃO JOÃO

PROJETO:
PROJETO DE CLIMATIZAÇÃO

CONTEÚDO:
PLANTA BAIXA TÉRREO | DETALHE ISOMÉTRICO

ÁREA TOTAL:	367,02 m ²	ENDEREÇO:	RUA "E" E RUA ALDO BALDIN, COHAB - SIDERÓPOLIS - SC
ESCALA:	INDICADA	DESENHO:	MATEUS MACCARINI
DATA:	29/11/2024	Nº:	033-PEX-PROJ-039-23-PE-PMS-DE-034-009-005-003-R00
			FOLHA: 03/07

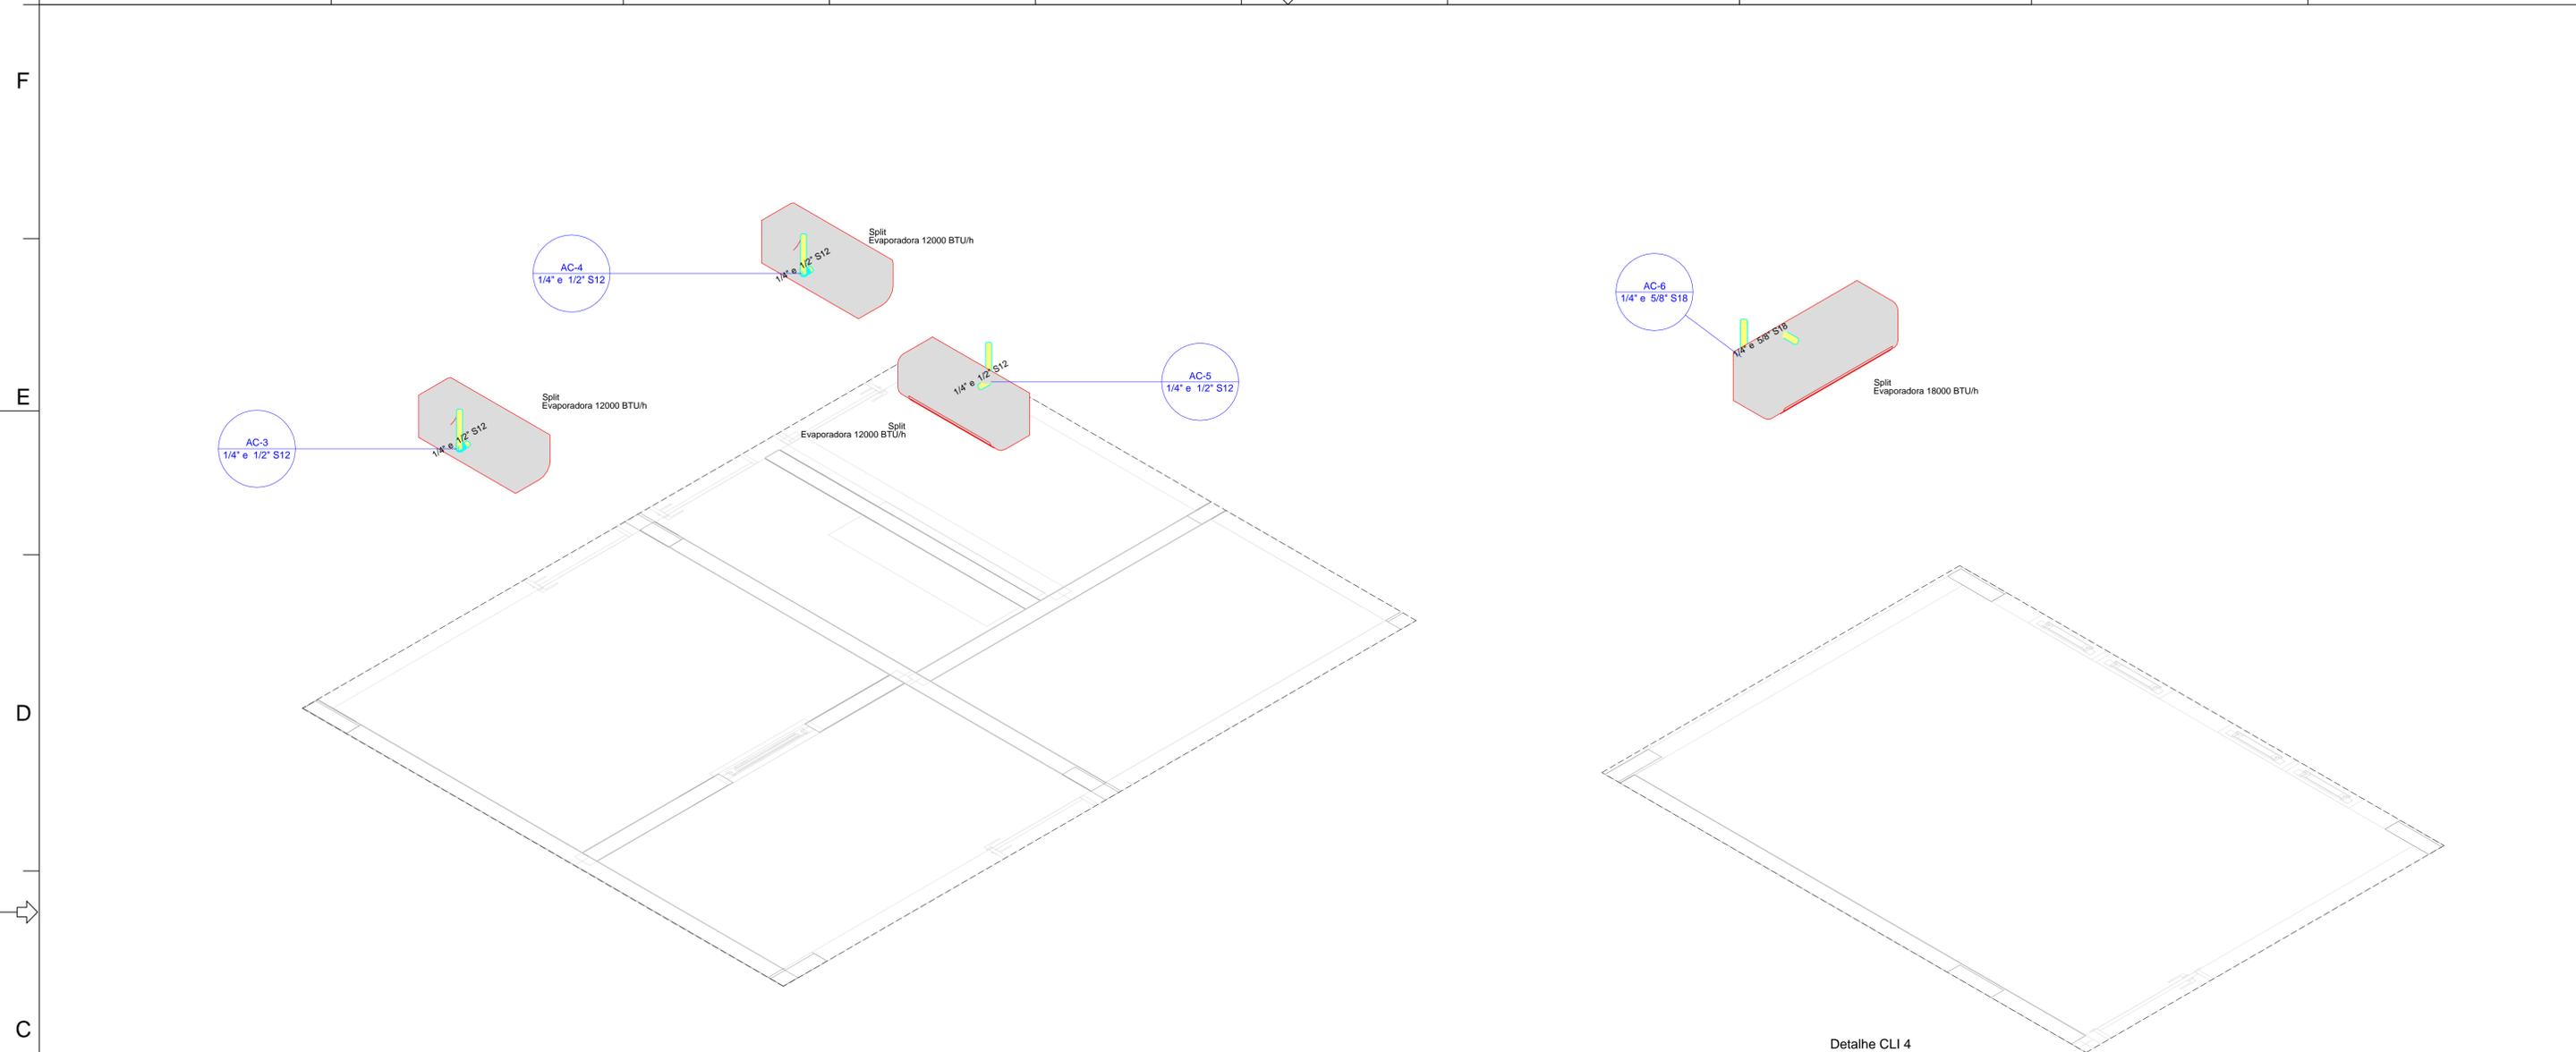

Detalhe CLI 3
Escala 1:25

Detalhe CLI 4
Escala 1:25

Legenda de condutos	
Climatização	

REV.	DESCRIÇÃO	DATA	EXEC.	VERIF.	APROV.
0	EMISSÃO ORIGINAL	29/11/24	CEGEO	TIAGO	PMS

AS INFORMAÇÕES DESTE DOCUMENTO SÃO PROPRIEDADE DA PMS, SENDO PROIBIDA A UTILIZAÇÃO FORA DA SUA FINALIDADE.

RESP. TÉCNICO:
HÉLEN BERNARDO PAGANI - ARQUITETA E URBANISTA - CAU/SC: A165.391-1

ELABORAÇÃO:
UNIVERSIDADE DO EXTREMO SUL CATARINENSE
PAT - Instituto de Pesquisas Ambientais e Tecnológicas
RodoVila Gov. Jorge Lacerda, Km 4.5 - Bairro Sangaço - Criciúma/SC
Cx.Postal. 3167 - Fone/Fax (48) 3431-4500/3431-4540 CEP 88805-350


CONTRATANTE:
PMS - PREFEITURA MUNICIPAL DE SIDERÓPOLIS
AV. PRESIDENTE DUTRA, 01 - CENTRO
88840-000, SIDERÓPOLIS - SC

OBRA:
UBS VILA SÃO JOÃO

PROJETO:
PROJETO DE CLIMATIZAÇÃO

CONTEÚDO:
PLANTA BAIXA TÉRREO | DETALHE ISOMÉTRICO

ÁREA TOTAL:	367,02 m²	ENDEREÇO:	RUA "E" E RUA ALDO BALDIN, COHAB - SIDERÓPOLIS - SC
ESCALA:	INDICADA	DESENHO:	MATEUS MACCARINI
DATA:	29/11/2024	Nº:	033-PEX-PROJ-039-23-PE-PMS-DE-034-009-005-004-R00
			FOLHA: 04/07

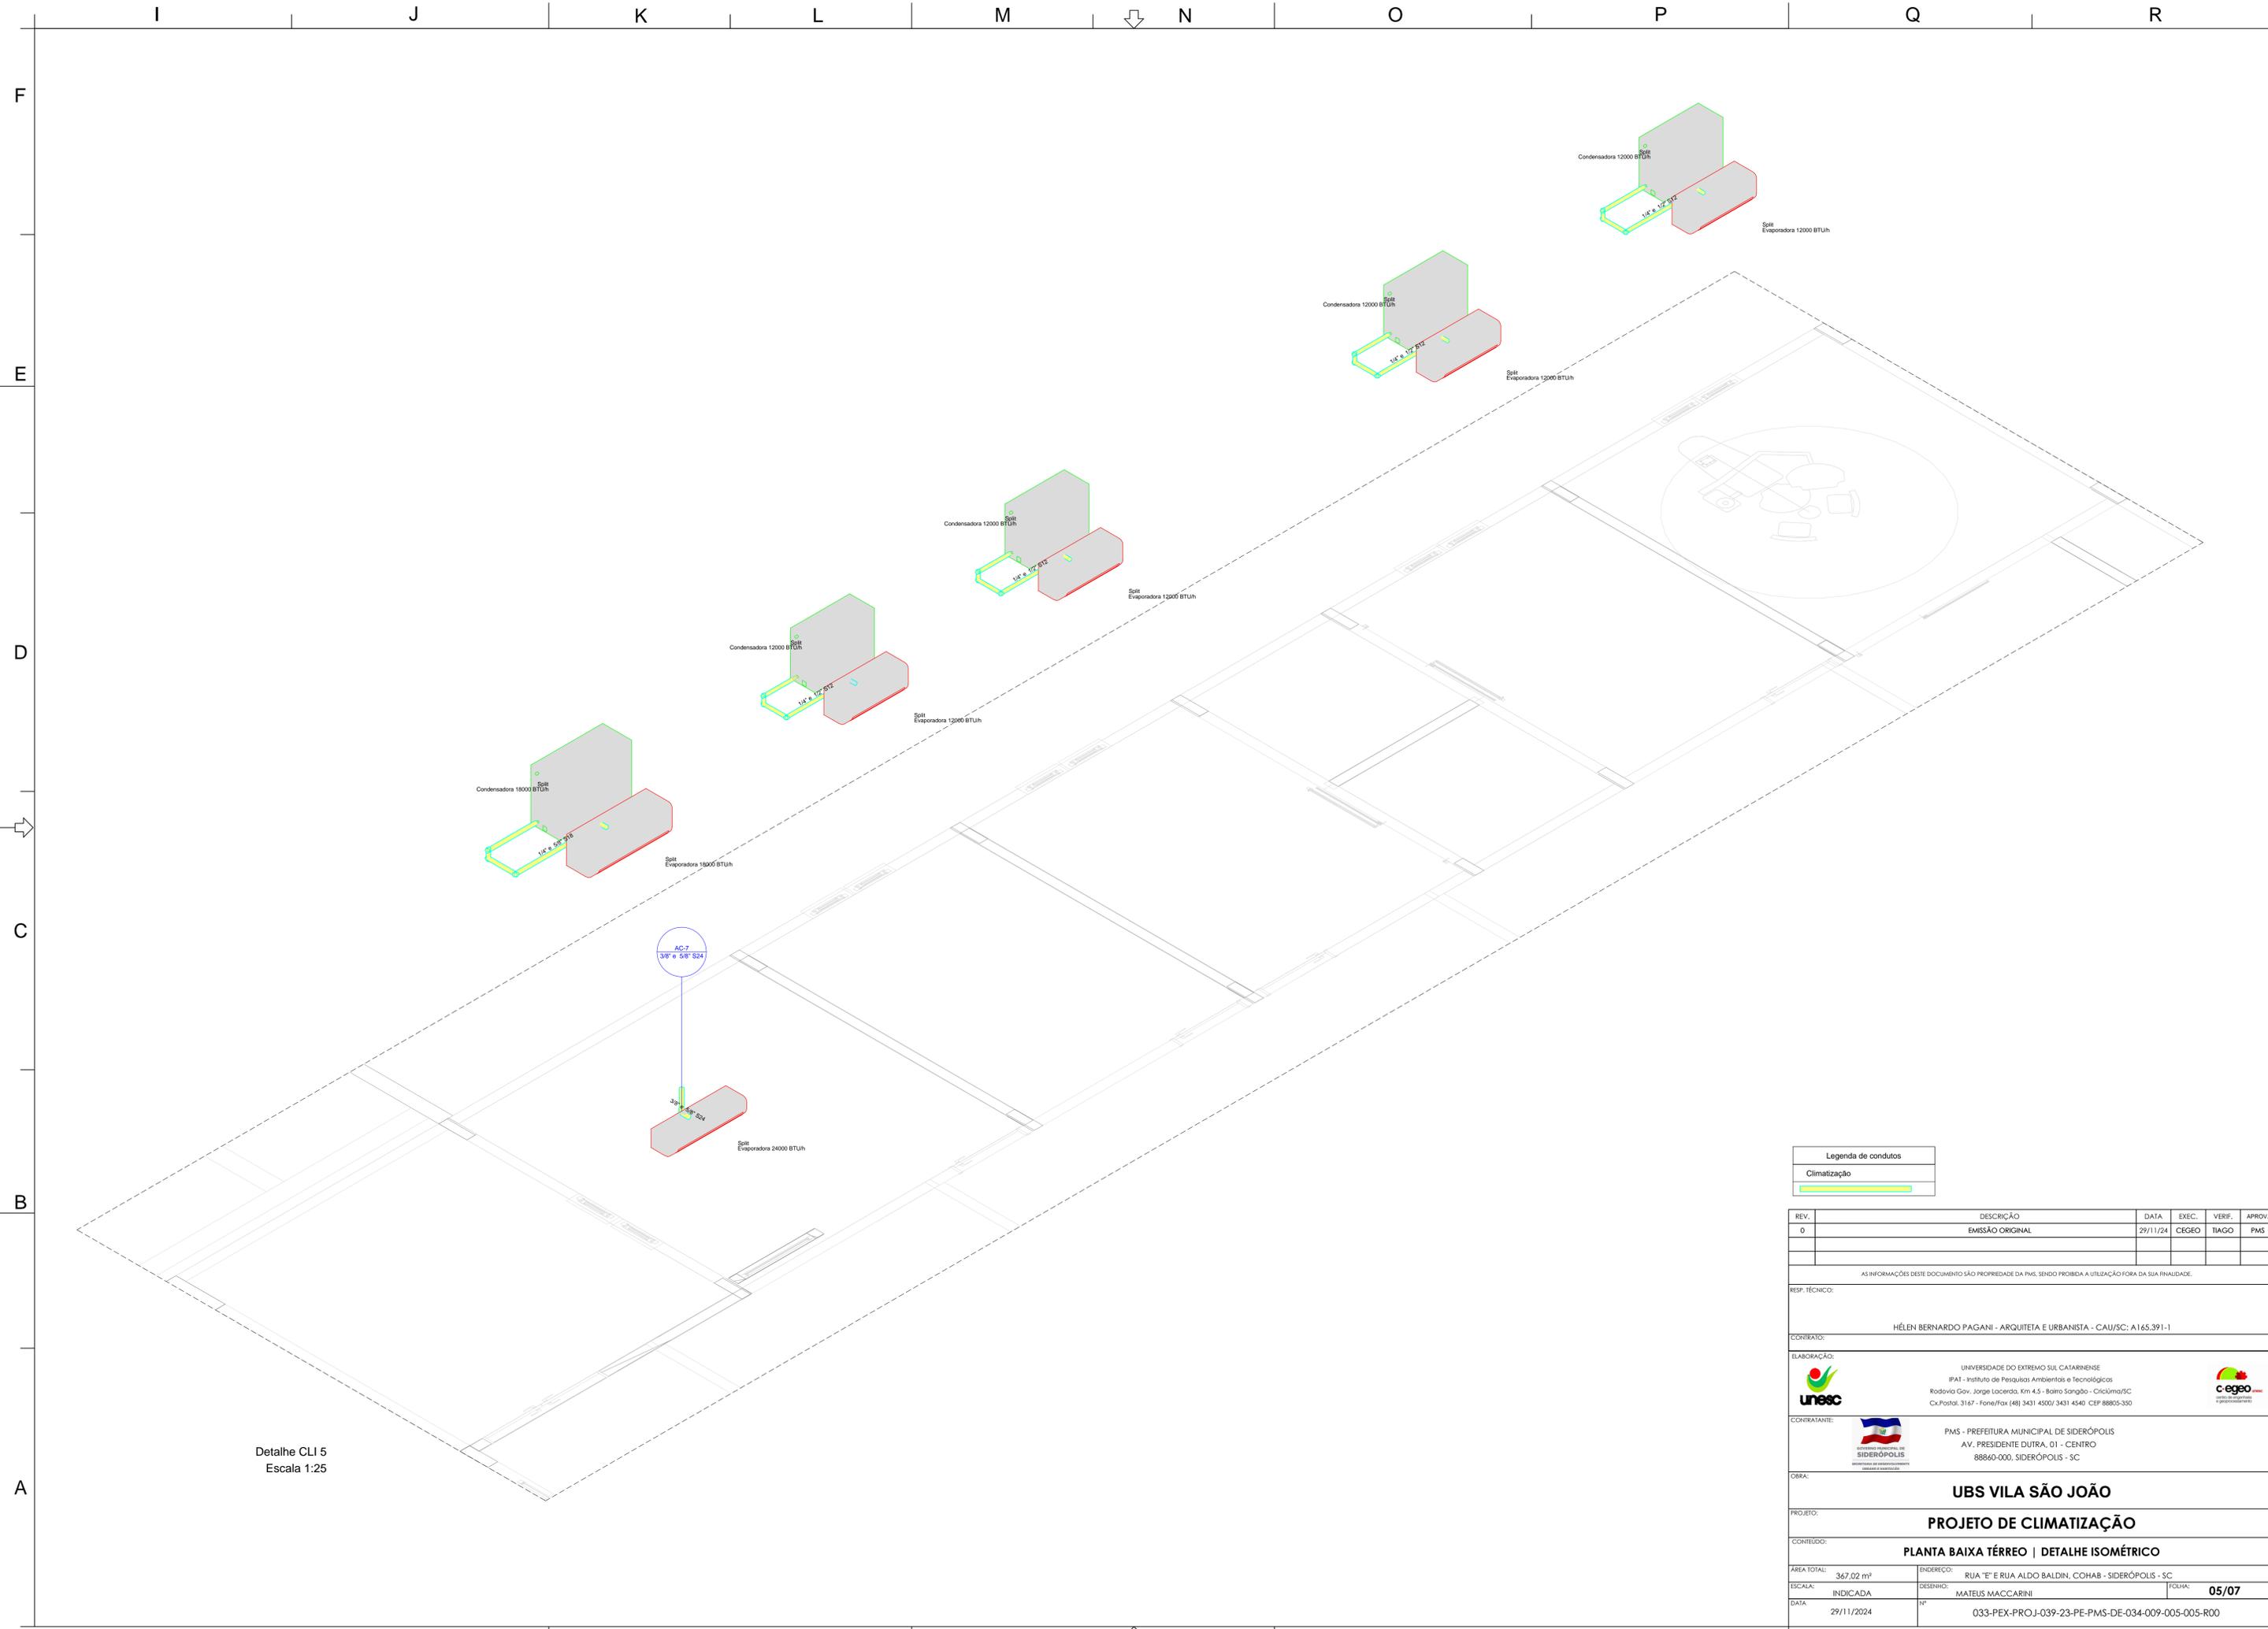

Detalhe CLI 5
Escala 1:25

Legenda de condutos	
Climatização	

REV.	DESCRIÇÃO	DATA	EXEC.	VERIF.	APROV.
0	EMISSÃO ORIGINAL	29/11/24	CEGEO	TIAGO	PMS

AS INFORMAÇÕES DESTE DOCUMENTO SÃO PROPRIEDADE DA PMS, SENDO PROIBIDA A UTILIZAÇÃO FORA DA SUA FINALIDADE.

RESP. TÉCNICO:
HÉLEN BERNARDO PAGANI - ARQUITETA E URBANISTA - CAU/SC: A165.391-1

ELABORAÇÃO:
UNIVERSIDADE DO EXTREMO SUL CATARINENSE
PAT - Instituto de Pesquisas Ambientais e Tecnológicas
Rodovia Gov. Jorge Lacerda, Km 4.5 - Bairro São João - Criciúma/SC
Cx.Postal. 3167 - Fone/Fax (48) 3431-4500/3431-4540 CEP 88805-330


CONTRATANTE:
 PMS - PREFEITURA MUNICIPAL DE SIDERÓPOLIS
AV. PRESIDENTE DUTRA, 01 - CENTRO
88840-000, SIDERÓPOLIS - SC

OBRA:
UBS VILA SÃO JOÃO

PROJETO:
PROJETO DE CLIMATIZAÇÃO

CONTEÚDO:
PLANTA BAIXA TÉRREO | DETALHE ISOMÉTRICO

ÁREA TOTAL:	367,02 m ²	ENDEREÇO:	RUA "E" E RUA ALDO BALDIN, COHAB - SIDERÓPOLIS - SC
ESCALA:	INDICADA	DESENHO:	MATEUS MACCARINI
DATA:	29/11/2024	Nº:	033-PEX-PROJ-039-23-PE-PMS-DE-034-009-005-005-R00
			FOLHA: 05/07

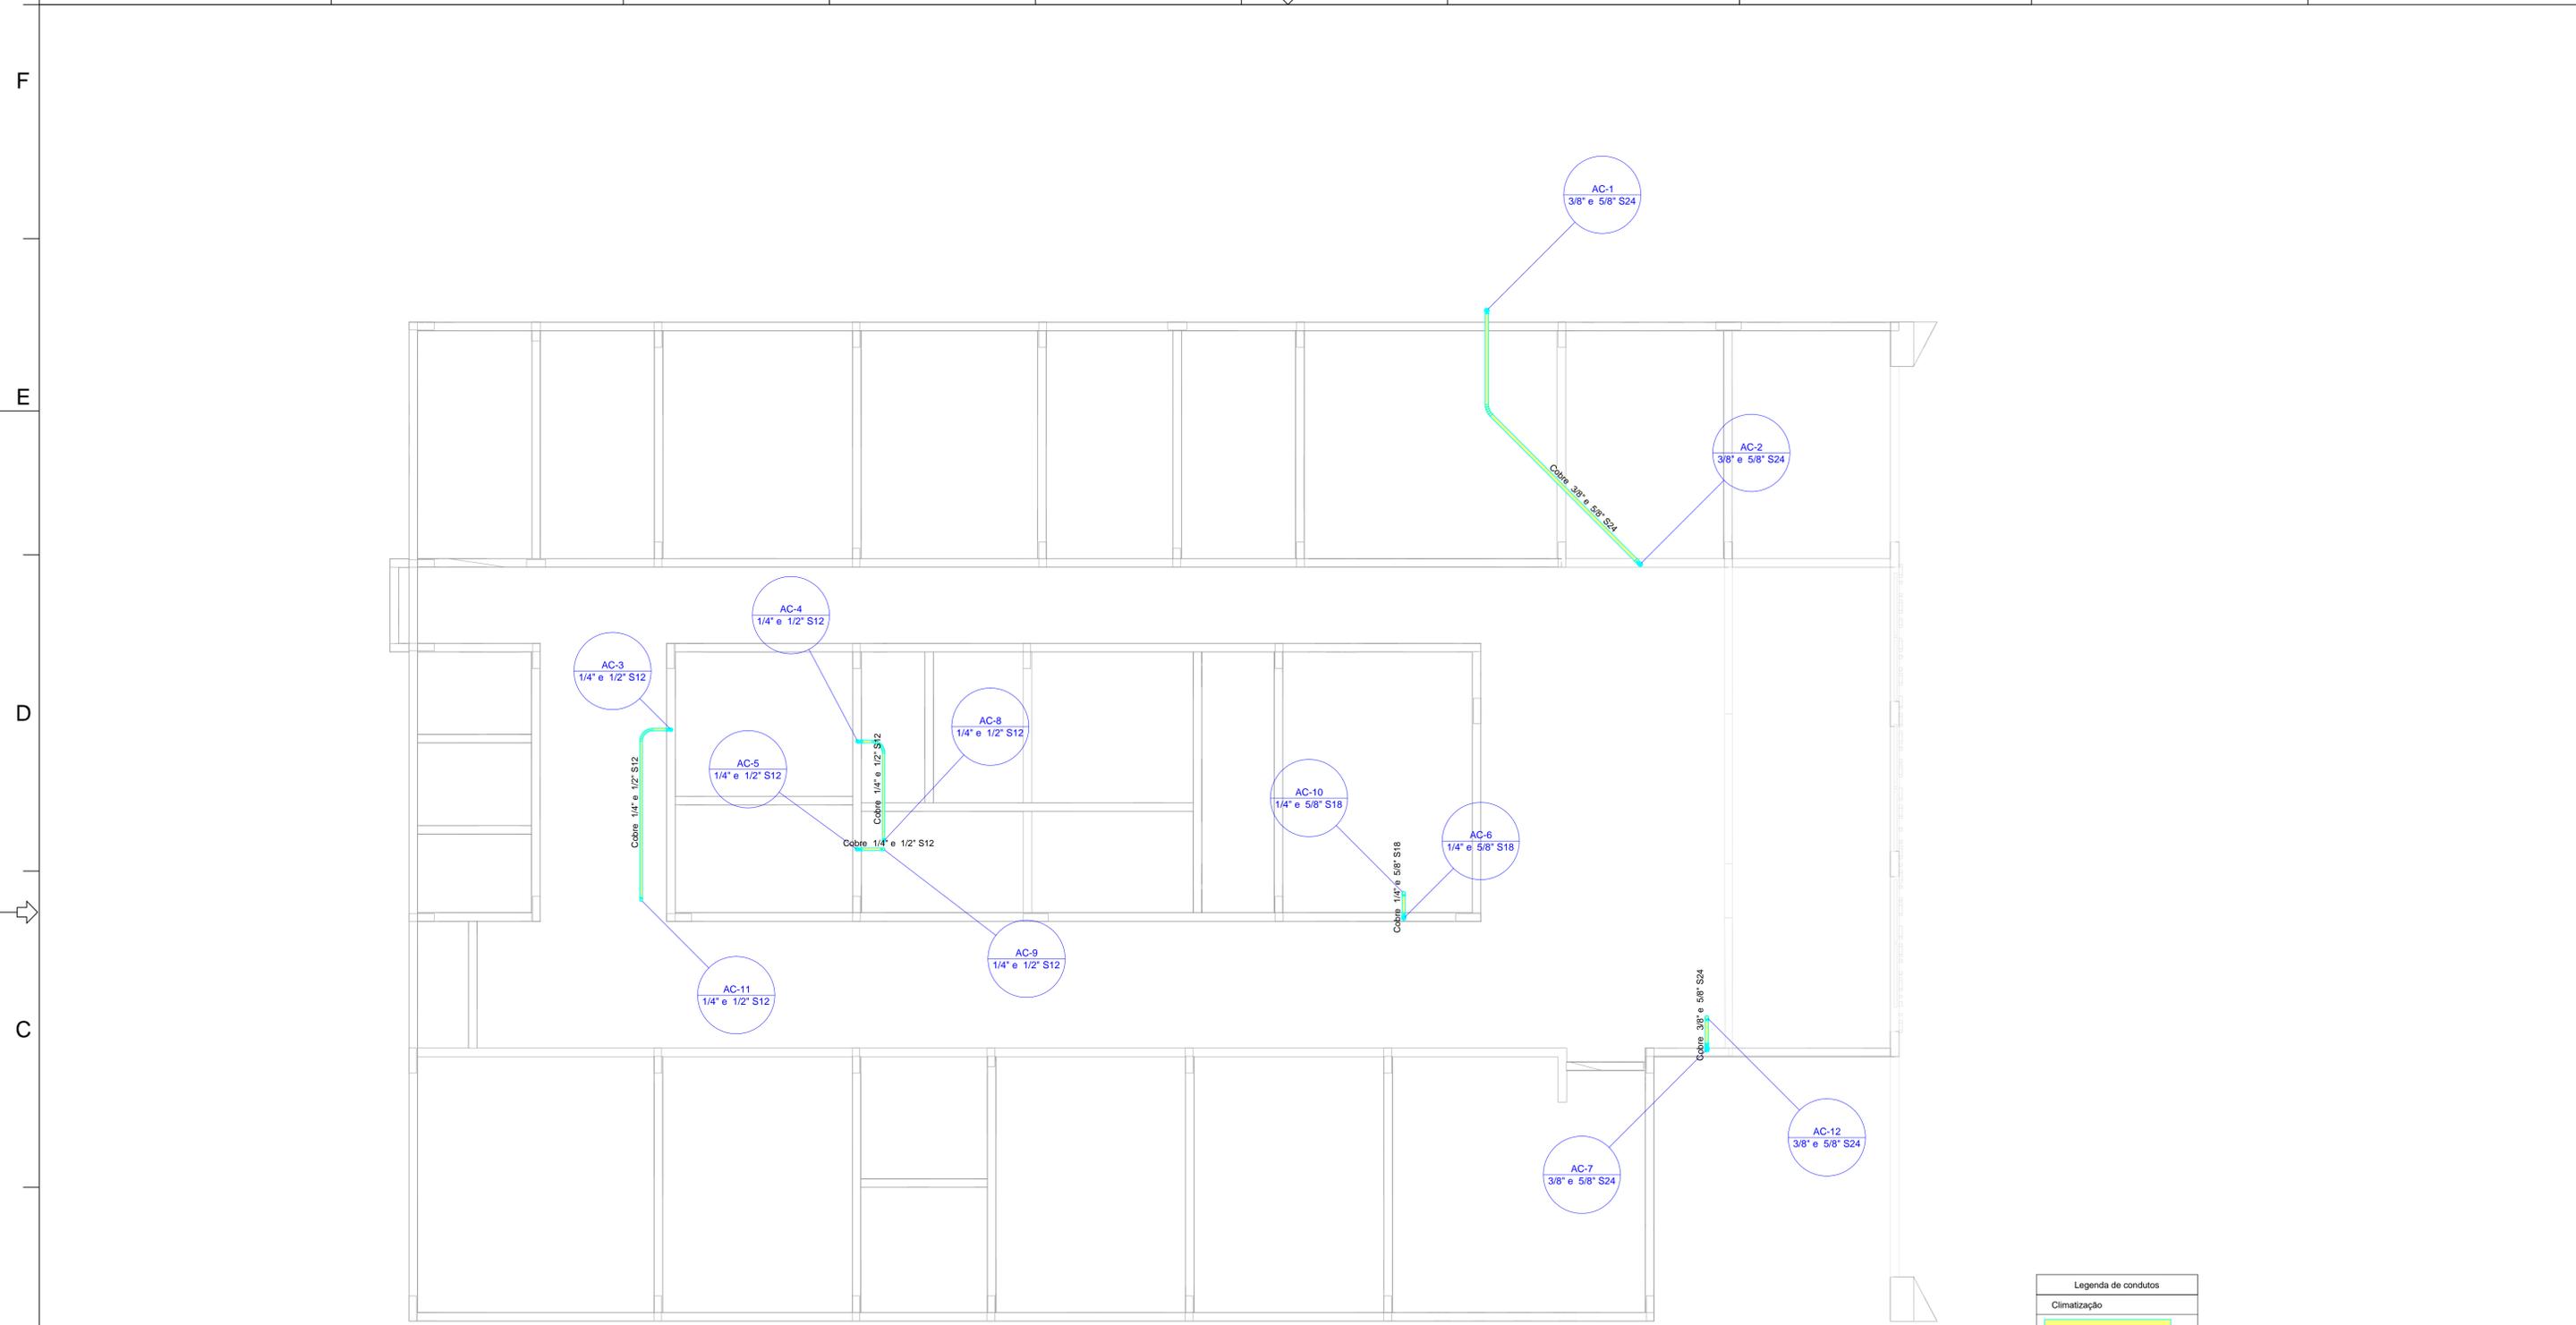

PLANTA BAIXA FORRO

escala 1:50

Legenda de condutos	
Climatização	

REV.	DESCRIÇÃO	DATA	EXEC.	VERIF.	APROV.
0	EMISSÃO ORIGINAL	29/11/24	CEGEO	TIAGO	PMS

AS INFORMAÇÕES DESTE DOCUMENTO SÃO PROPRIEDADE DA PMS, SENDO PROIBIDA A UTILIZAÇÃO FORA DA SUA FINALIDADE.

RESP. TÉCNICO:
HÉLEN BERNARDO PAGANI - ARQUITETA E URBANISTA - CAU/SC: A165.391-1

ELABORAÇÃO:
UNIVERSIDADE DO EXTREMO SUL CATARINENSE
IPAT - Instituto de Pesquisas Ambientais e Tecnológicas
Rodovia Gov. Jorge Lacerda, Km 4,5 - Bairro São João - Criciúma/SC
Cx.Postal. 3167 - Fone/Fax (48) 3431-4500/3431-4540 CEP 88805-330


CONTRATANTE:
PMS - PREFEITURA MUNICIPAL DE SIDERÓPOLIS
AV. PRESIDENTE DUTRA, 01 - CENTRO
88860-000, SIDERÓPOLIS - SC

OBRA:
UBS VILA SÃO JOÃO

PROJETO:
PROJETO DE CLIMATIZAÇÃO

CONTEÚDO:
PLANTA BAIXA TÉRREO | DETALHE ISOMÉTRICO

ÁREA TOTAL:	367,02 m ²	ENDEREÇO:	RUA "E" E RUA ALDO BALDIN, COHAB - SIDERÓPOLIS - SC
ESCALA:	INDICADA	DESENHO:	MATEUS MACCARINI
DATA:	29/11/2024	Nº:	033-PEX-PROJ-039-23-PE-PMS-DE-034-009-005-006-R00
			FOLHA: 06/07

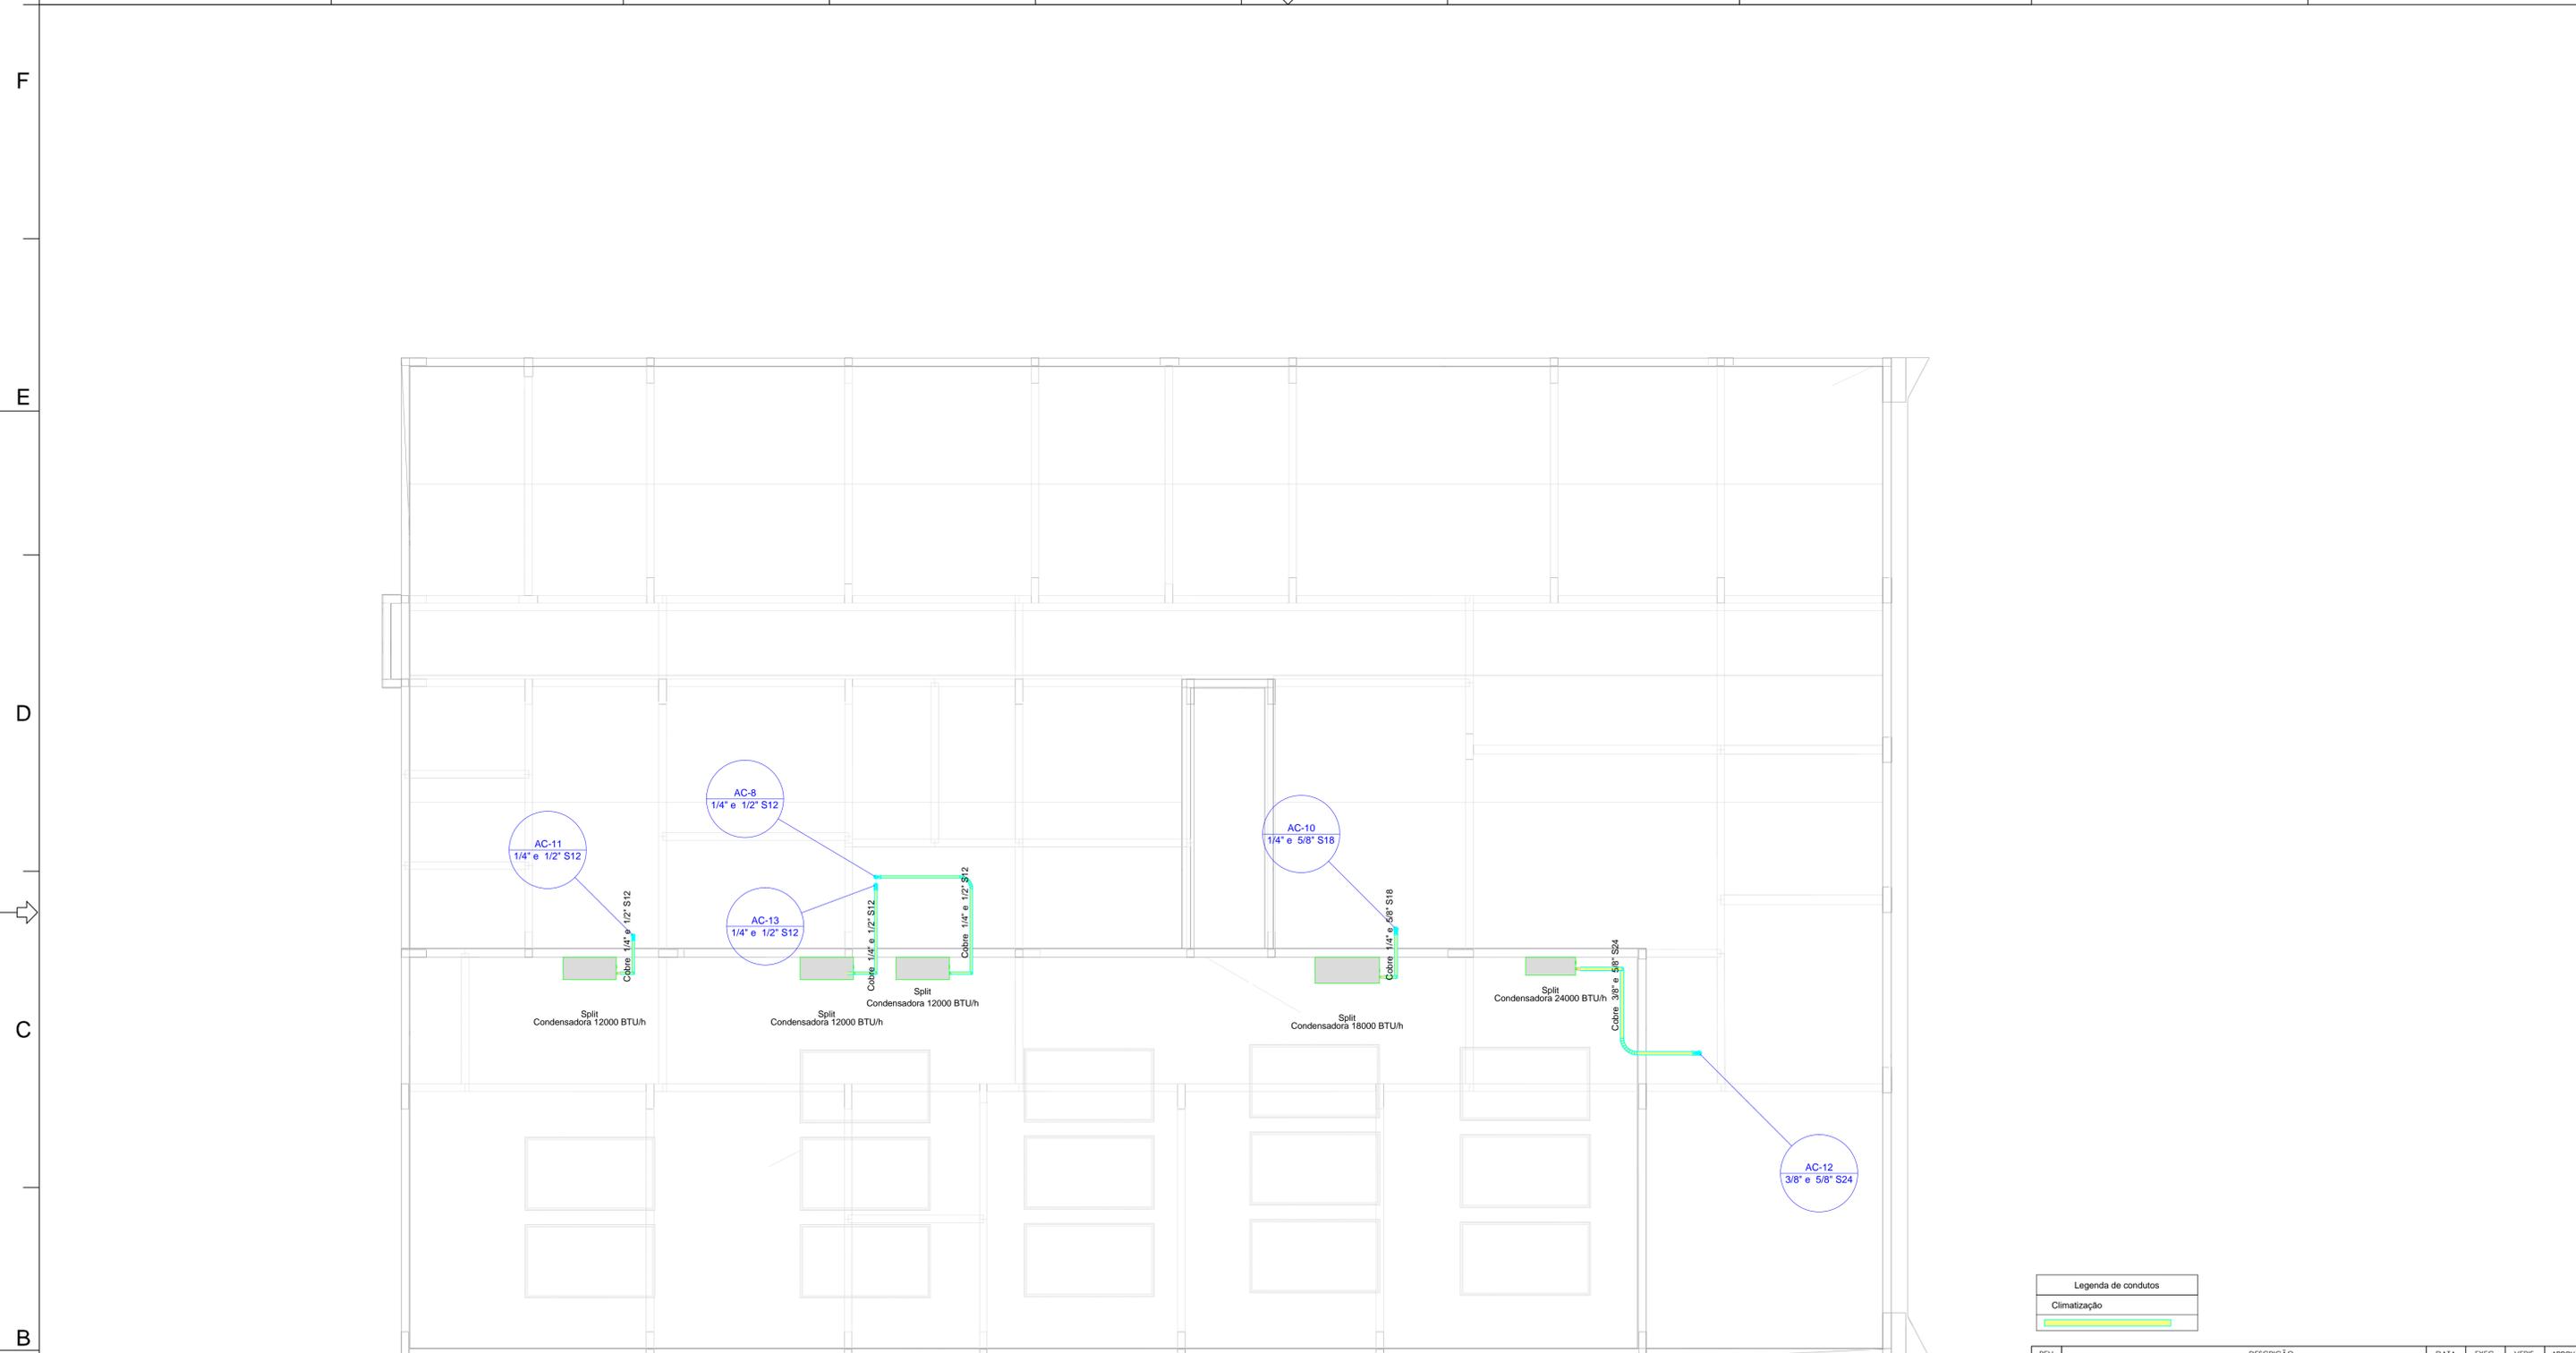

PLANTA BAIXA COBERTURA

escala 1:50

Legenda de condutos	
Climatização	

REV.	DESCRIÇÃO	DATA	EXEC.	VERIF.	APROV.
0	EMISSÃO ORIGINAL	29/11/24	CEGEO	TIAGO	PMS

AS INFORMAÇÕES DESTE DOCUMENTO SÃO PROPRIEDADE DA PMS, SENDO PROIBIDA A UTILIZAÇÃO FORA DA SUA FINALIDADE.

RESP. TÉCNICO:
HÉLEN BERNARDO PAGANI - ARQUITETA E URBANISTA - CAU/SC: A165.391-1

ELABORAÇÃO:
UNIVERSIDADE DO EXTREMO SUL CATARINENSE
PAT - Instituto de Pesquisas Ambientais e Tecnológicas
Rodovia Gov. Jorge Lacerda, Km 4,5 - Bairro São João - Criciúma/SC
Cx.Postal. 3167 - Fone/Fax (48) 3431-4500/3431-4540 CEP 88805-330

CONTRATANTE:
PMS - PREFEITURA MUNICIPAL DE SIDERÓPOLIS
AV. PRESIDENTE DUTRA, 01 - CENTRO
88840-000, SIDERÓPOLIS - SC

OBRA:
UBS VILA SÃO JOÃO

PROJETO:
PROJETO DE CLIMATIZAÇÃO

CONTEÚDO:
PLANTA BAIXA TÉRREO | DETALHE ISOMÉTRICO

ÁREA TOTAL:	367,02 m ²	ENDEREÇO:	RUA "E" E RUA ALDO BALDIN, COHAB - SIDERÓPOLIS - SC
ESCALA:	INDICADA	DESENHO:	MATEUS MACCARINI
DATA:	29/11/2024	Nº:	033-PEX-PROJ-039-23-PE-PMS-DE-034-009-005-007-R00
			FOLHA: 07/07